



WIDOK MONTAŻOWY ZESPOŁU TABLICY PIĘTROWEJ
TP

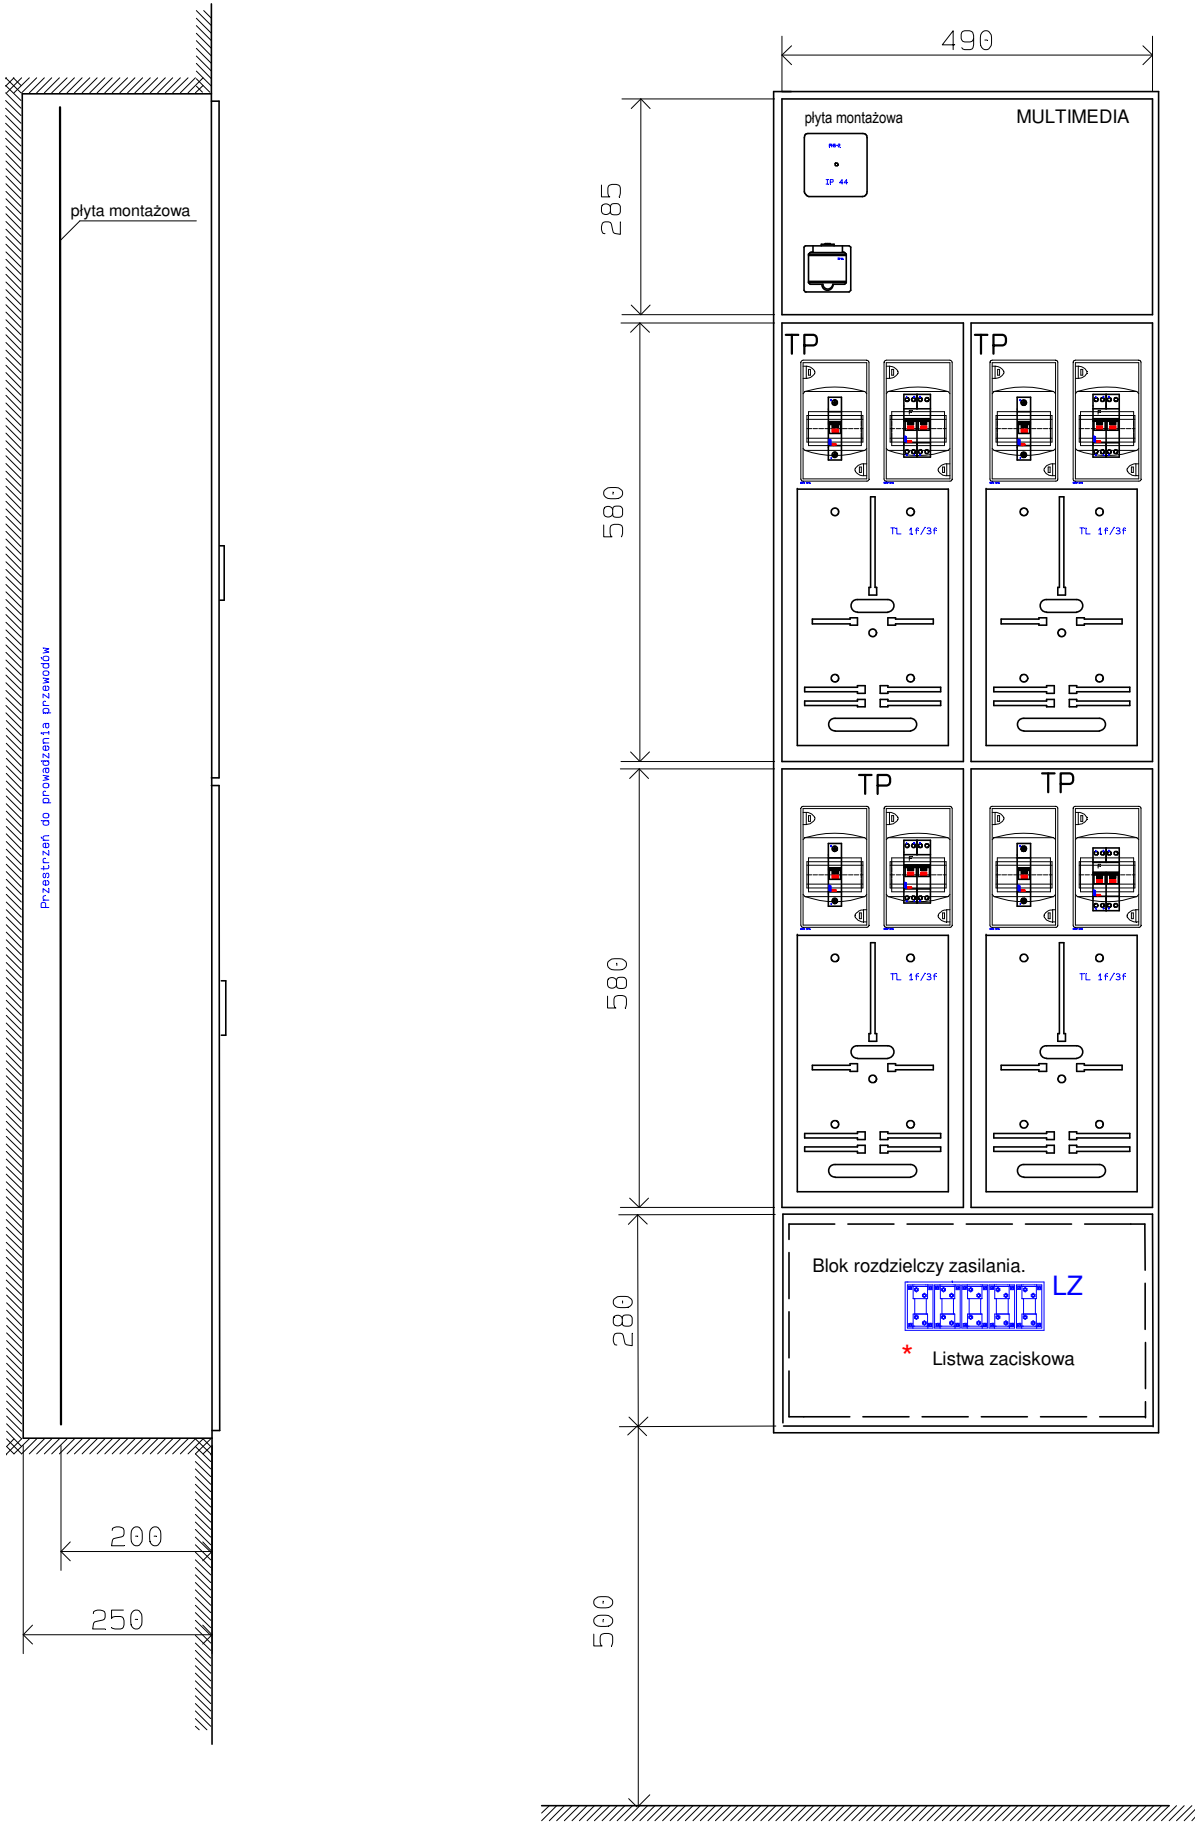

- UWAGI:
- OBUDOWY WYKONAĆ JAKO WNĘKOWE W II KLASIE OCHRONNOŚCI Z TWORZYWA SZTUCZNEGO (MOŻLIWOŚĆ ZDALNEGO ODCZYTU STANU LICZNIKÓW) Z WYKORZYSTANIEM WNĘK PO ISTNIEJĄCYCH ROZDZIELNIACH
 - STOPIEŃ OCHRONY min. IP 33 ,
ODPORNOŚĆ NA UDERZENIA IK 10
 - Tablice pomiarowe wyposażać w zamek MASTER KEY (wg specyfikacji PGE o. W-wa). Pozostałe zamki zwykłe.

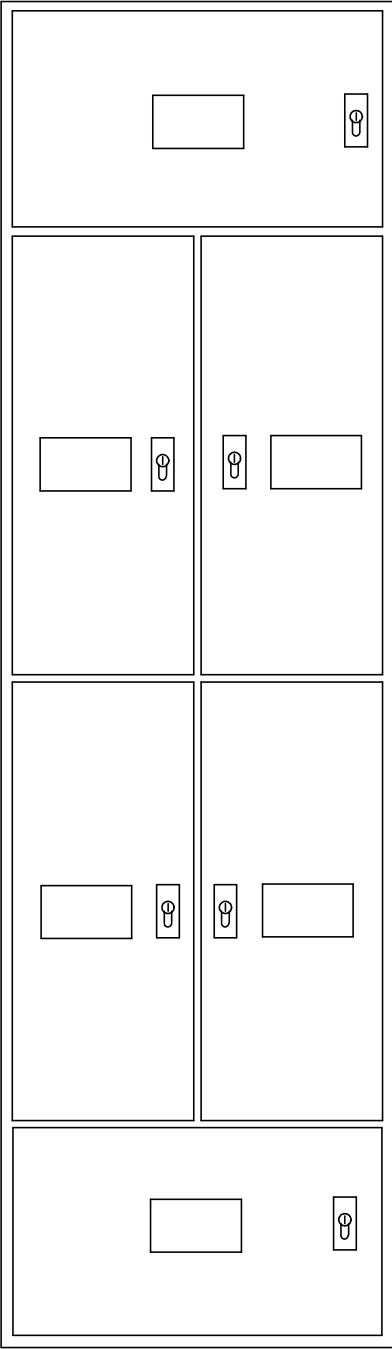

SYSTEM SIECIOWY TN-C-S

Tytuł rysunku: Widok montażowy zespołu tablic TP					
Temat: Wymiana instalacji elektrycznej w budynku mieszkalnym wielorodzinnym					
Inwestor: Wspólnota Mieszkaniowa, ul.Gocłowskiego 7, 07-410 Ostrołęka					
Adres obiektu: ul. Gocłowskiego 7, 07-410 Ostrołęka					Data: maj 2026
ZAKŁAD USŁUG PROJEKTOWYCH ELSYSTEM Krzysztof Patyra 07-410 Ostrołęka ul. Kilińskiego 39 tel.:0-29) 764 40 22	Proj.: mgr inż. Krzysztof Patyra Uprawnienia nr 62/90/Os do pełnienia samodzielnej funkcji projektanta oraz kierownika budowy i robót w specjalności instalacyjno inżynierijnej w zakresie: sieci i instalacje elektryczne		podpis	Spr.: Uprawnienia nr	podpis
	Asystent:		podpis	Ozn. strony:	Rys. nr 6
					Skala: 1:10