
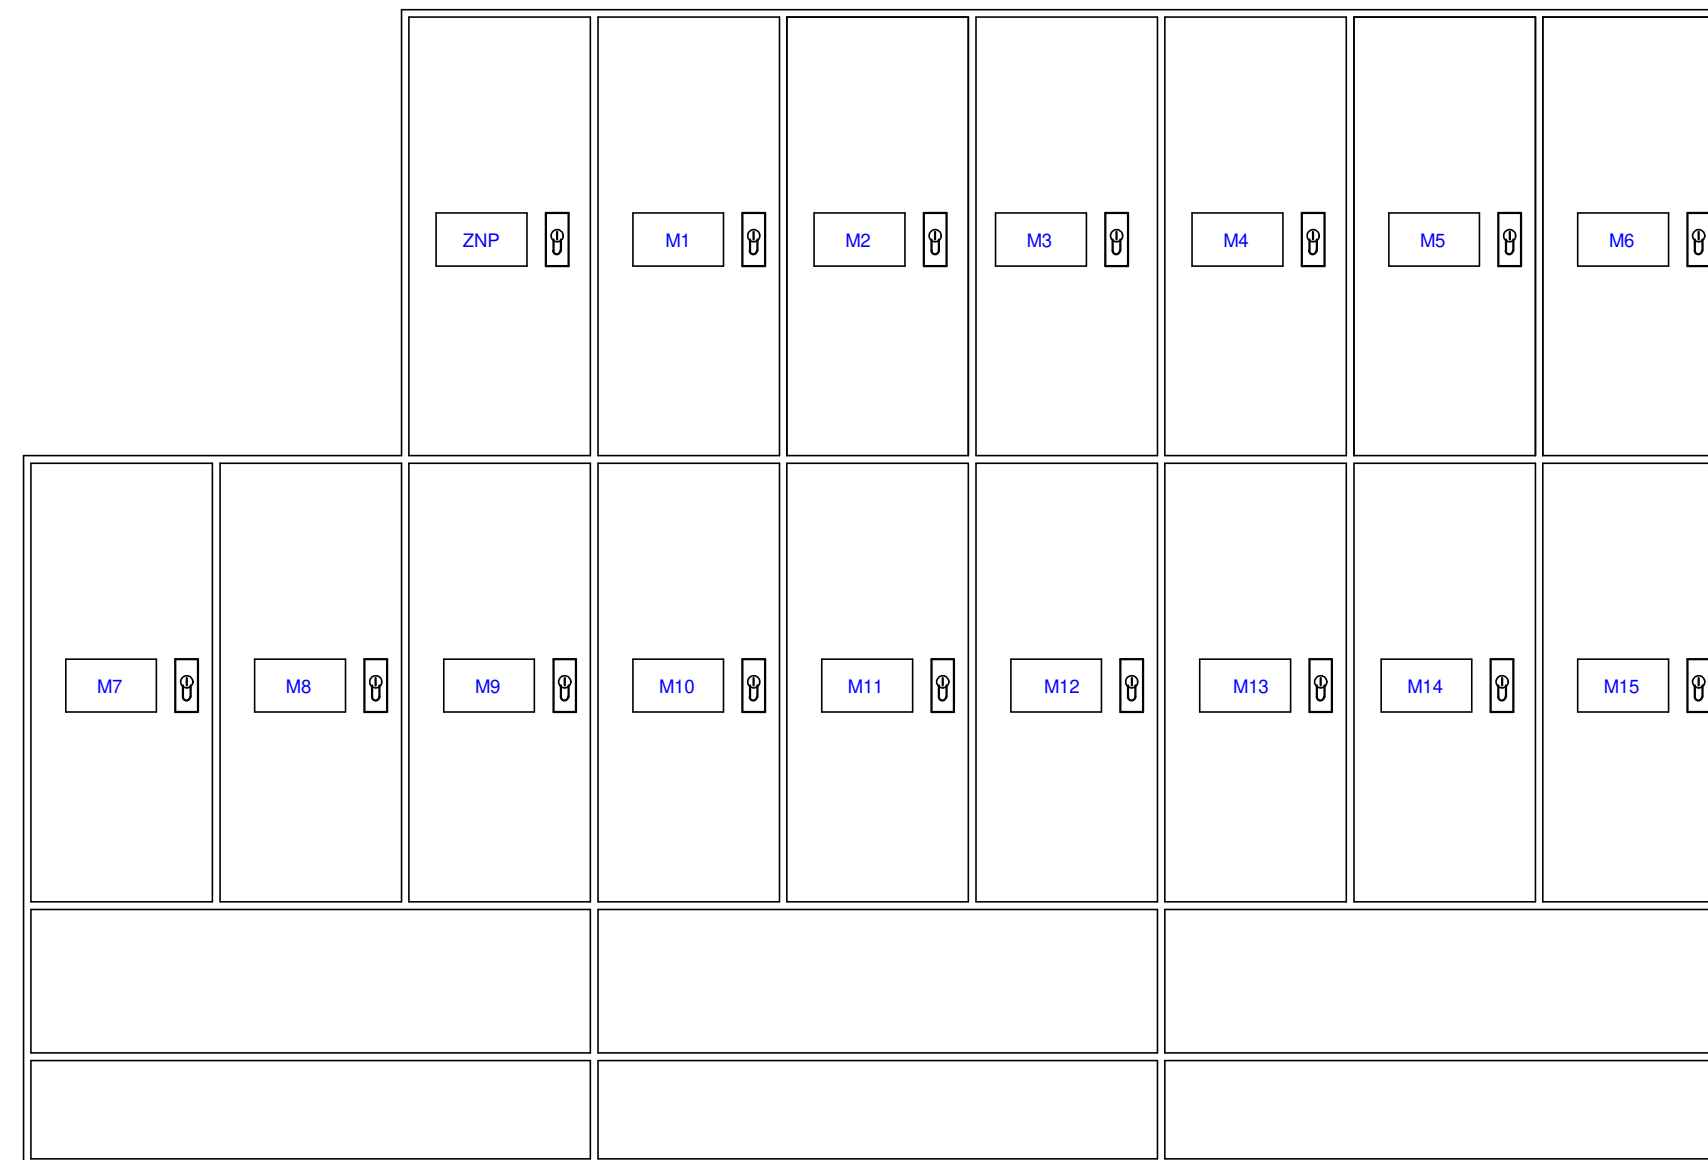


WIDOK MONTAŻOWY ZESTAWU TABLIC POMIAROWYCH TP ZNP ; TP1 - TP15

WIDOK ELEWACJI TABLIC POMIAROWYCH TPZNP ; TP1 - TP15

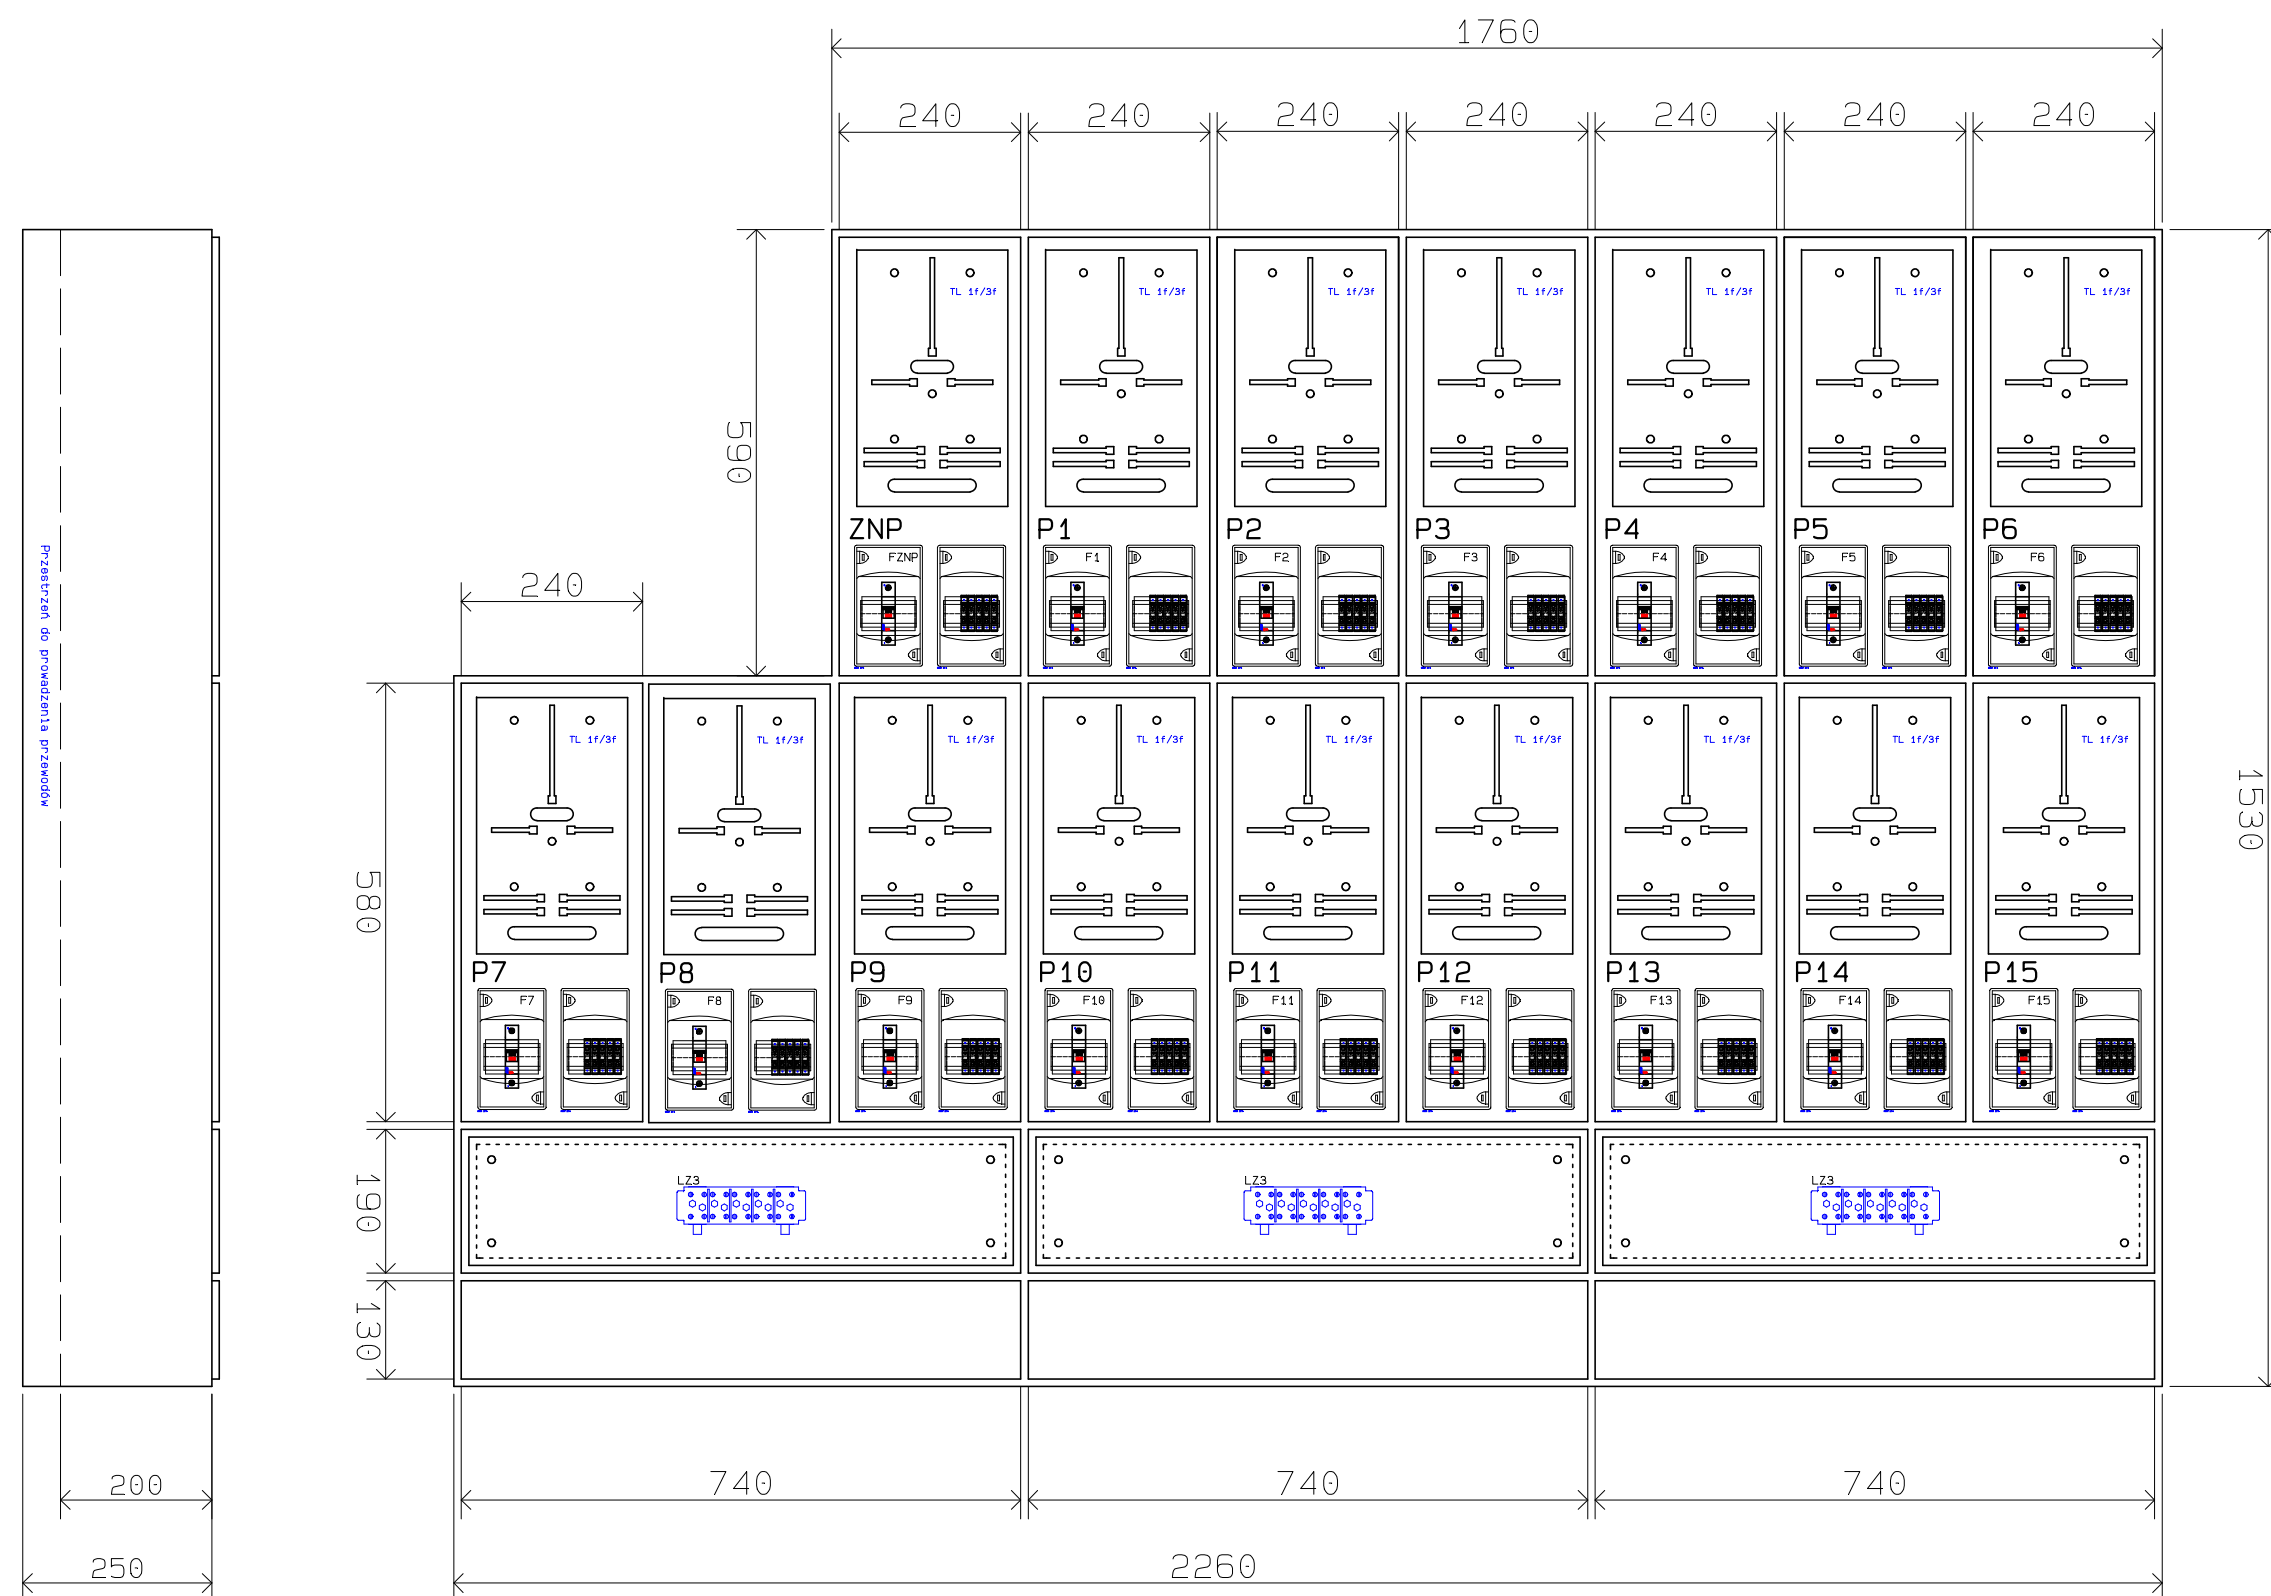

OBUĐOWY WYKONAĆ W I KLASIE OCHRONNOŚCI

SYSTEM SIECIOWY TN-C-S

Tytuł rysunku: Widok zespołu tablic TP		Data: grudzień 2023 r.	
Nazwa obiektu: Budynek mieszkalny wielorodzinny - wymiana włz oraz instalacji elektrycznych części wspólnej			
Inwestor: Wspólnota Mieszkaniowa Kolberga 6			
Adres obiektu: Ostrołęka ul. Kolberga 6			
ZAKŁAD USŁUG PROJEKTOWYCH ELSYSTEM Krzysztof Patyra 07-410 Ostrołęka ul. Kilińskiego 39 tel.:(0-29) 764 40 22	Proj.: mgr inż. Krzysztof Patyra Uprawnienia nr. 62/90/Os do pełnienia samodzielnej funkcji projektanta oraz kierownika budowy i robót w specjalności instalacyjno inżynierskiej w zakresie sieci i instalacji elektrycznych	podpis Ozn. strony:	podpis Rys. nr 6 Skala: 1:10
	Asystent:	podpis	Ozn. strony: