
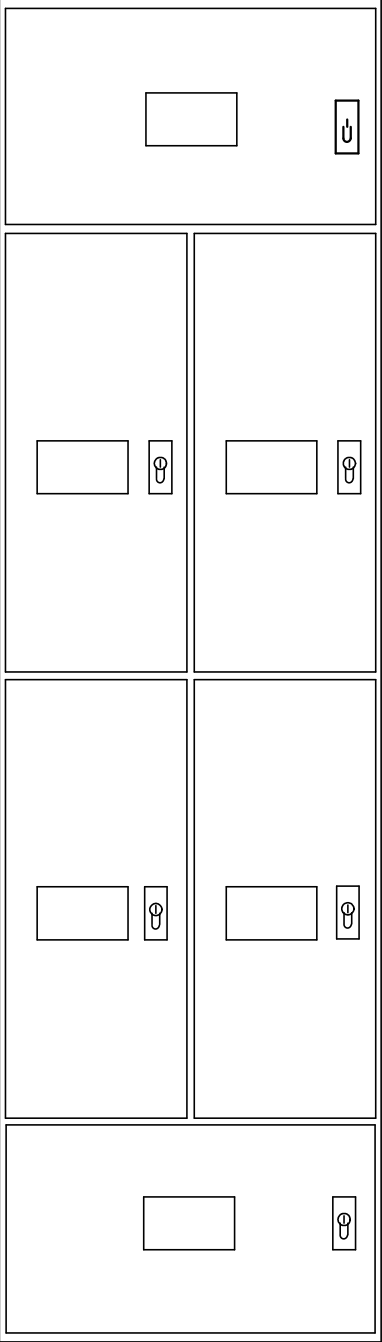
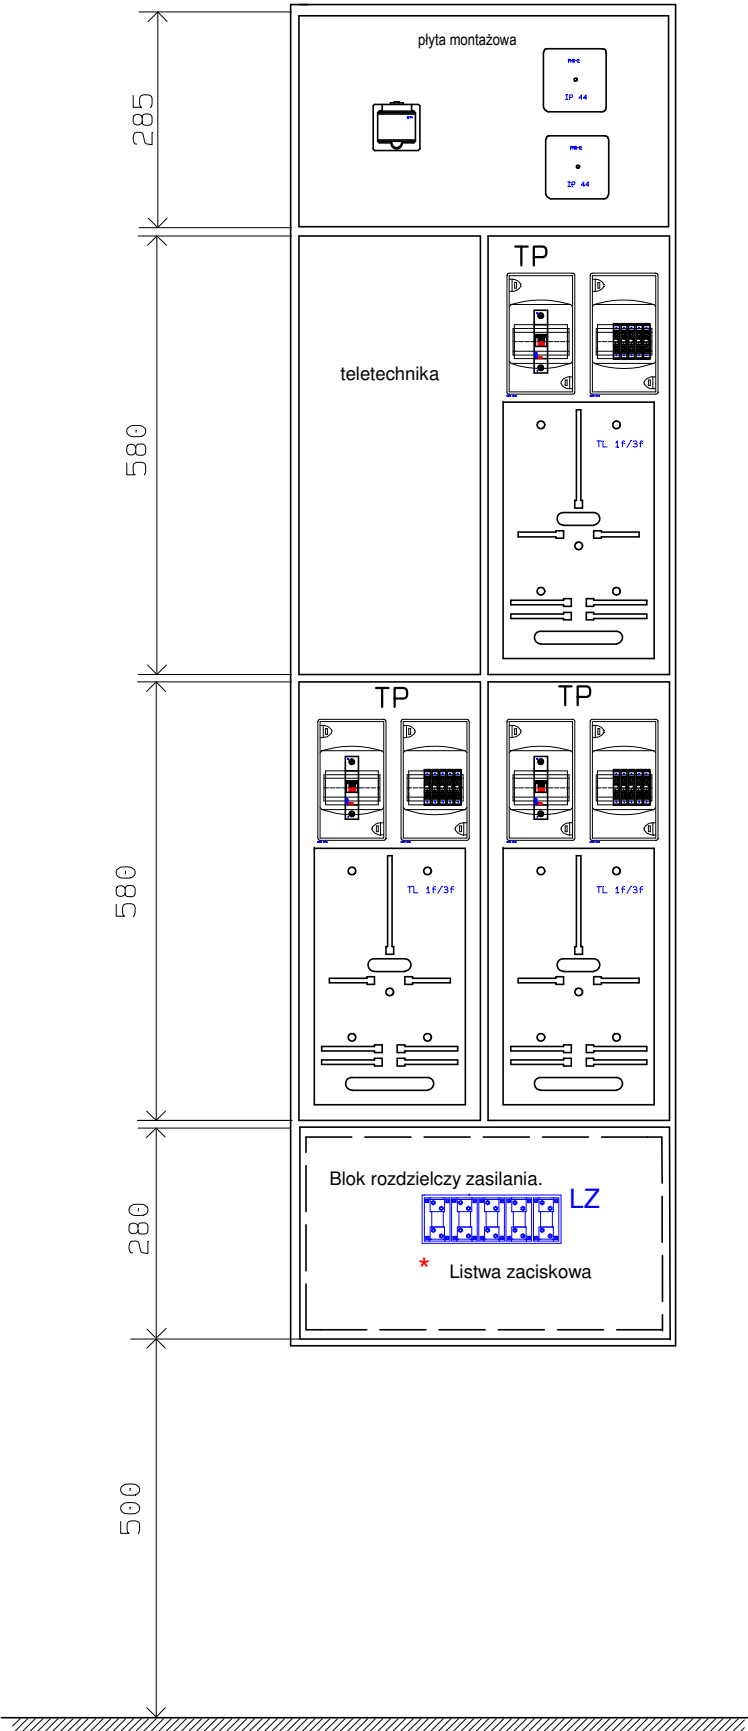


WIDOK MONTAŻOWY ZESPOŁU TABLIC PIĘTROWYCH TPL1, 2, 3

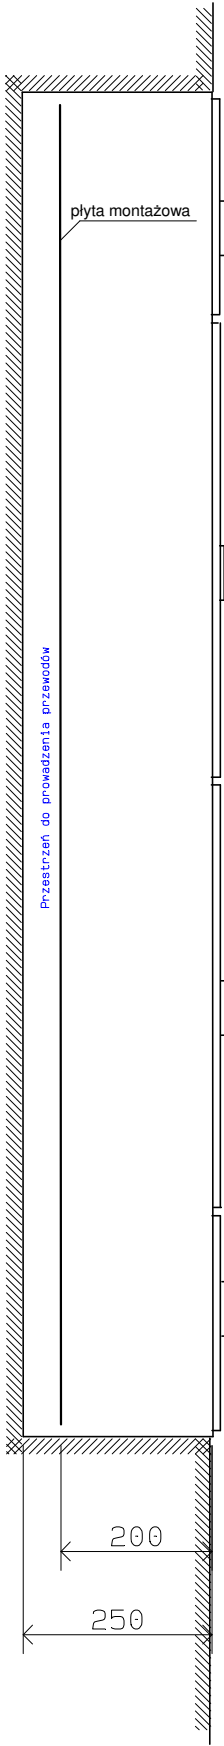

UWAGI:

- OBUDOWY WYKONAĆ JAKO WNEKOWE W I KLASIE OCHRONNOŚCI Z WYKORZYSTANIEM WNEK PO ISTNIEJĄCYCH ROZDZIELNIACH
- STOPIEŃ OCHRONY min. IP 33 ,
- ODPORNOŚĆ NA UDERZENIA IK 10
- Tablice pomiarowe wyposażać w zamek MASTER KEY (wg specyfikacji PGE o. W-wa). Pozostałe zamki zwykłe.

SYSTEM SIECIOWY TN-C-S

Tytuł rysunku: Widok zespołu tablic TG/TA					
Temat: Wymiana instalacji elektrycznych części wspólnej i wlvz w budynku mieszkalnym wielorodzinnym					
Inwestor: Wspólnota Mieszkaniowa, ul. Traugutta 2B, 07-410 Ostrołęka					
Adres obiektu: ul. Traugutta 2B, 07-410 Ostrołęka					Data: 11.2025r
ZAKŁAD USŁUG PROJEKTOWYCH ELSYSTEM Krzysztof Patyra 07-410 Ostrołęka ul. Kilińskiego 39 tel.:(0-29) 764 40 22	Proj.: mgr inż. Krzysztof Patyra Uprawnienia nr 62/90/Os do pełnienia samodzielnej funkcji projektanta oraz kierownika budowy i robót w specjalności instalacyjno inżynierijnej w zakresie: sieci i instalacje elektryczne	podpis	Spr.: Uprawnienia nr	podpis	Rys. nr 6
	Asystent:	podpis	Ozn. strony:		Skala: 1:10