
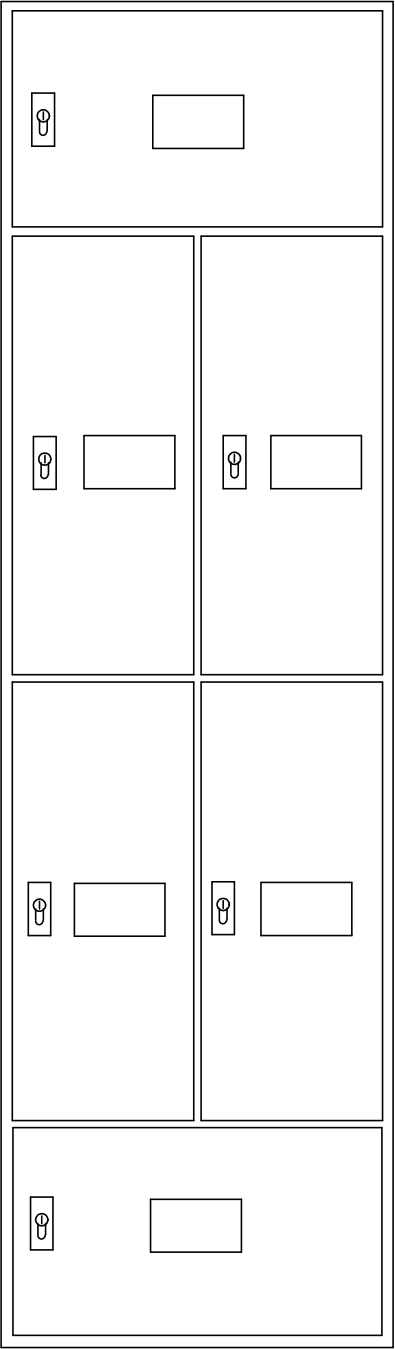
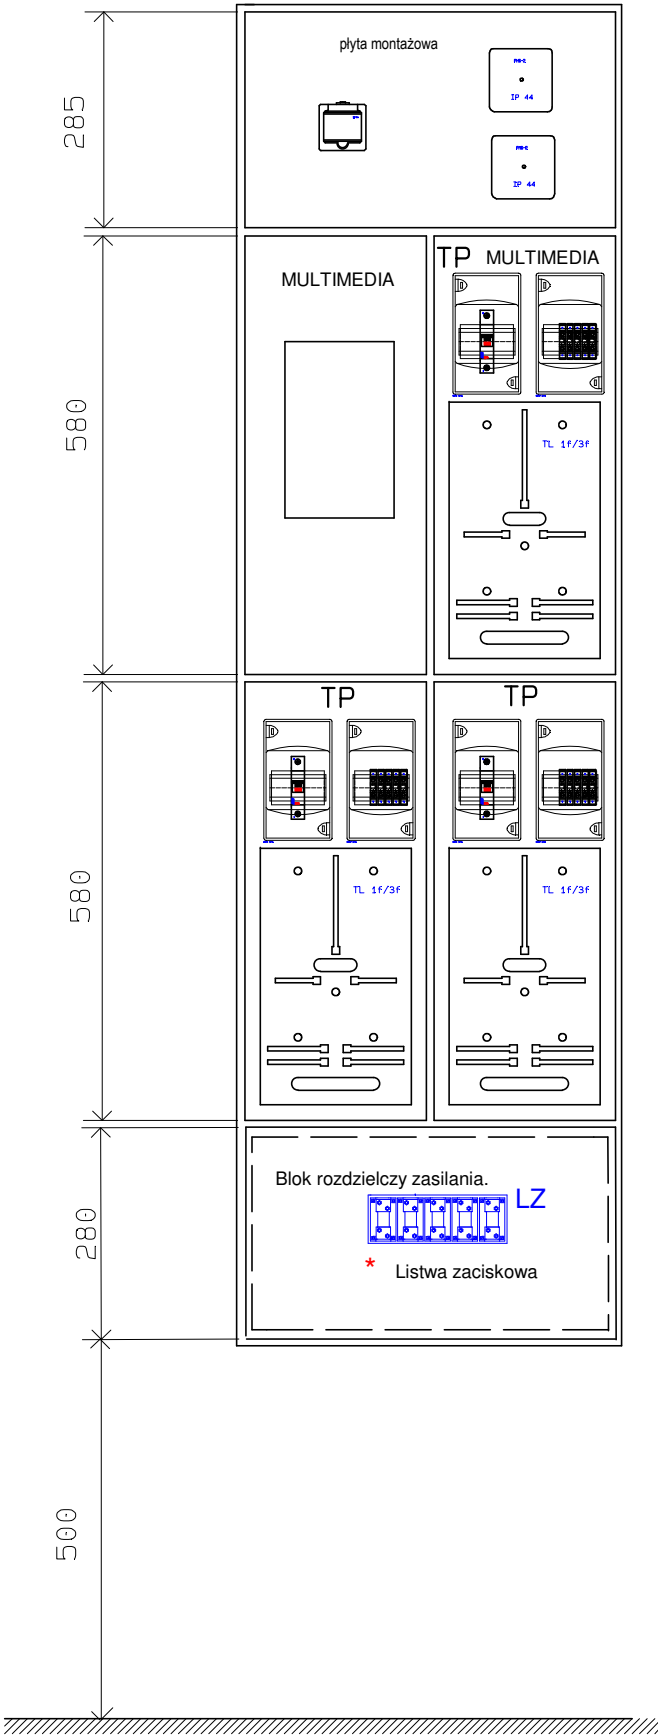


WIDOK MONTAŻOWY ZESPOŁU TABLICY PIĘTROWEJ
TPP1

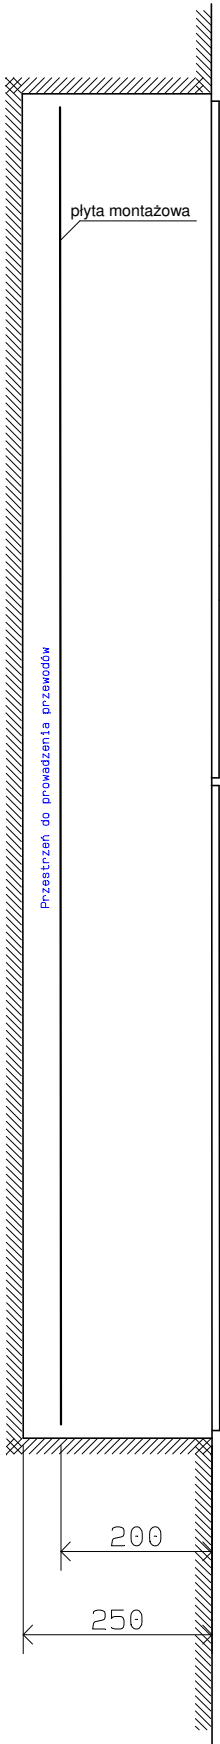

- UWAGI:
- OBUDOWY WYKONAĆ JAKO WNĘKOWE W I KLASIE OCHRONNOŚCI Z WYKORZYSTANIEM WNĘK PO ISTNIEJĄCYCH ROZDZIELNIACH
 - STOPIEŃ OCHRONY min. IP 33 , ODPORNOŚĆ NA UDERZENIA IK 10
 - Tablice pomiarowe wyposażać w zamek MASTER KEY (wg specyfikacji PGE o. W-wa). Pozostałe zamki zwykle.

SYSTEM SIECIOWY TN-C-S

Tytuł rysunku: Widok zespołu tablic TG/TA			
Temat: Wymiana instalacji elektrycznych części wspólnej i wlz w budynku mieszkalnym wielorodzinnym			
Inwestor: Wspólnota Mieszkaniowa, ul. Traugutta 2B, 07-410 Ostrołęka			
Adres obiektu: ul. Traugutta 2B, 07-410 Ostrołęka			Data: 11.2025r
ZAKŁAD USŁUG PROJEKTOWYCH ELSYSTEM Krzysztof Patyra 07-410 Ostrołęka ul. Kilińskiego 39 tel.: (0-29) 764 40 22	Proj.: mgr inż. Krzysztof Patyra Uprawnienia nr 62/90/Os do pełnienia samodzielnej funkcji projektanta oraz kierownika budowy i robót w specjalności instalacyjno inżynierskiej w zakresie: sieci i instalacje elektryczne	podpis	Spr.: Uprawnienia nr
	Asystent:	podpis	Ozn. strony:
			Rys. nr 7
			Skala: 1:10