


$h = 195 \text{ cm}$

- zasilanie urządzeń TV pionu TPL - YDYżo 3x2,5
- oświetlenie klatki schodowej obw. L YDYżo 3x1,5mm2
- obwód gniazd serwisowych 230V pionu TPL YDYżo 3x2,5mm2
- WLZ 5xLy35mm2 w rurze BE 50 pion TPL

- zasilanie urządzeń TV pionu TPP - YDYżo 3x2,5
- oświetlenie klatki schodowej obw. P YDYżo 3x1,5mm²
- obwód gniazd serwisowych 230V pionu TPP YDYżo 3x2,5mm²
- WLZ 5xLy35mm² w rurze BE 50 pion TPP

- zasilanie urządzeń TV pionów TPL i TPP - 2xYDYżo 3x2,5
- oświetlenie klatki schodowej obw. L i P - 2xYDYżo 3x1,5mm2
- obwód gniazd serwisowych 230V pionów TPL i TPP - 2x YDYżo 3x2,5mm2
- 2x WLZ 5xLy35mm2 w rurze BE 50 piony TPL i TPP
- WLZ do CCTV i CATV - 2xYDY3x2,5
- WLZ doTWC - YDY5x6
- LY 35 - PE

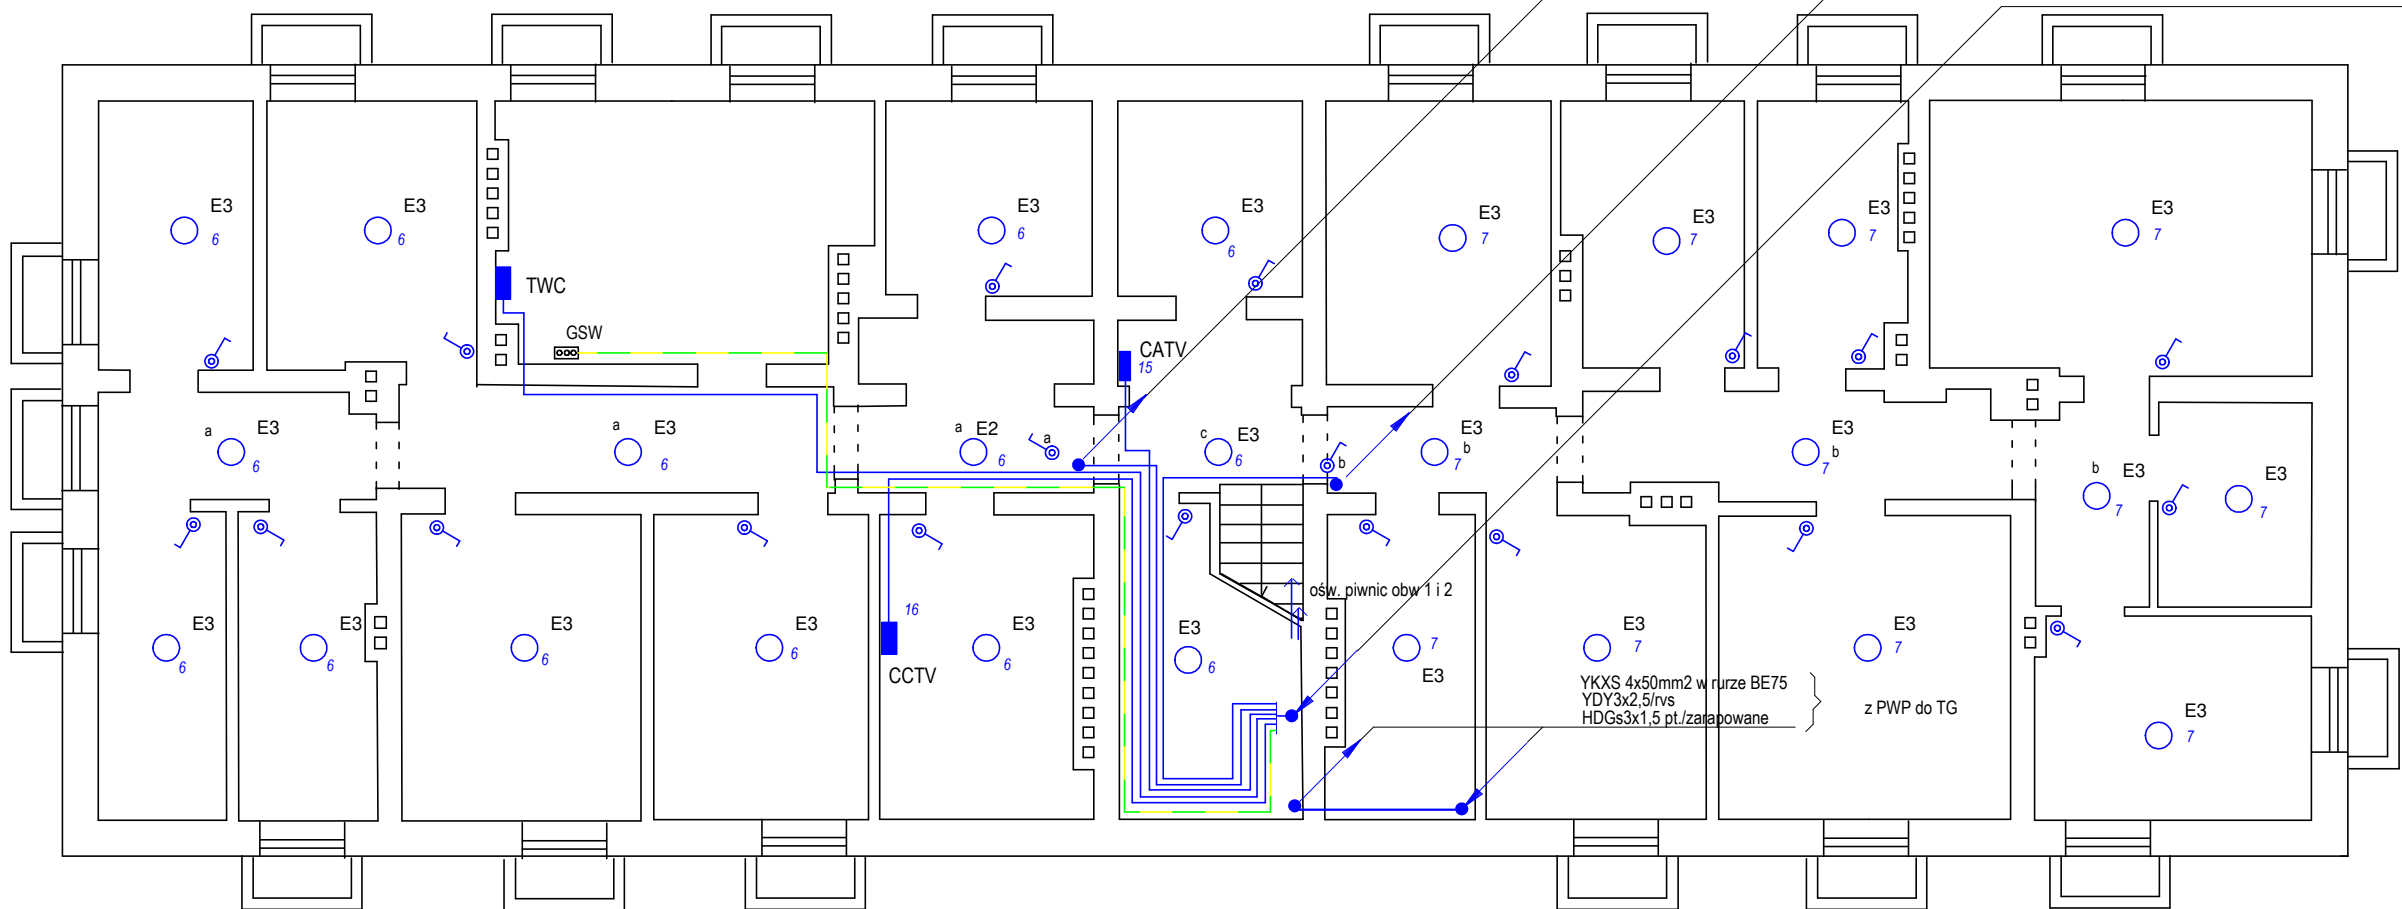

SYSTEM SIECIOWY TN-S

Tytuł rysunku: Piwnice – instalacja oświetleniowa, trasy ciągów instalacyjnych					
Temat: Wymiana instalacji elektrycznych części wspólnej i wlvz w budynku mieszkalnym wielorodzinnym					
Inwestor: Wspólnota Mieszkańcowa, ul. Traugutta 2B, 07-410 Ostrołęka					
Adres obiektu: ul. Traugutta 2B, 07-410 Ostrołęka					Data: 11.2025r
ZAKŁAD USŁUG PROJEKTOWYCH  Krzysztof Patyra 07-410 Ostrołęka ul. Kilińskiego 39 tel.: (0-29) 764 40 22	Proj.: mgr inż. Krzysztof Patyra Uprawnienia nr 62/90/Os do pełnienia samodzielnej funkcji projektanta oraz kierownika budowy i robót w specjalności instalacyjno inżynierijnej w zakresie: sieci i instalacje elektryczne	podpis	Spr.: Uprawnienia nr	podpis	Rys. nr 9
	Asystent:	podpis	Ozn. strony:		Skala: 1:100