


WIDOK MONTAŻOWY ZESTAWU TABLICY GŁÓWNEJ I ADMINISTRACYJNEJ
TG/TA

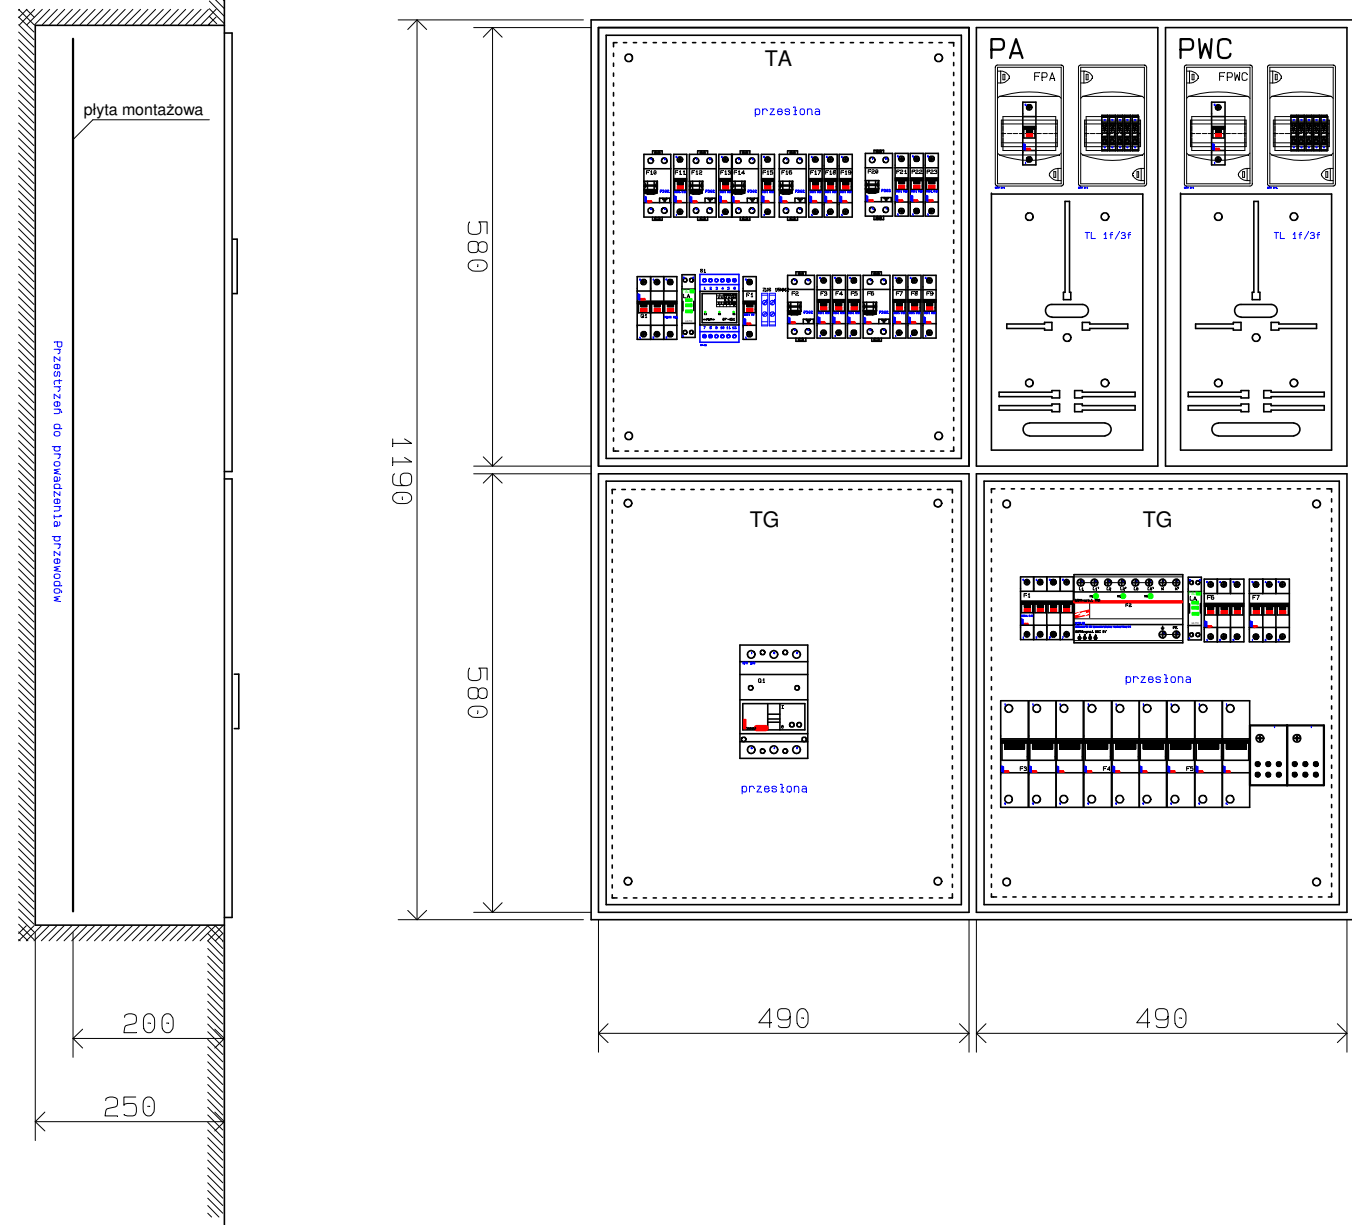

UWAGI:

- OBUDOWY WYKONAĆ JAKO WNEKOWE W I KLASIE OCHRONNOŚCI Z WYKORZYSTANIEM WNEK PO ISTNIEJĄCYCH ROZDZIELNIACH
- STOPIEŃ OCHRONY min. IP 33 ,
- ODPORNOŚĆ NA UDERZENIA IK 10
- Tablice pomiarowe wyposażać w zamek MASTER KEY (wg specyfikacji PGE o. W-wa). Pozostałe zamki zwykłe.

SYSTEM SIECIOWY TN-C-S

Tytuł rysunku: Rysunek montażowy tablicy głównej i administracyjnej TG/TA			
Temat: Wymiana instalacji elektrycznej w budynku mieszkalnym wielorodzinnym			
Inwestor: Wspólnota Mieszkaniowa, ul. Gocłowskiego 3, 07-410 Ostrołęka			
Adres obiektu: ul. Gocłowskiego 3, 07-410 Ostrołęka			
Proj.: mgr inż. Krzysztof Patyra Uprawnienia nr 6290/Cs do pełnienia samodzielnej funkcji projektanta oraz kierownika budowy i robót w specjalności instalacyjno inżynierskiej w zakresie: sieci i instalacje elektryczne			Data: luty 2022 r.
ZAKŁAD USŁUG PROJEKTOWYCH ELSYSTEM Krzysztof Patyra 07-410 Ostrołęka ul. Kilińskiego 39 tel.:(0-29) 764 40 22		podpis	podpis
Asystent:		podpis	Spr.: Uprawnienia nr
		podpis	Ozn. strony:
			Rys. nr 4
			Skala: 1:10