


WIDOK MONTAŻOWY ZESTAWU TABLIC POMIAROWYCH ZELP KLATEK NR 1 i NR 2 ( ndla kl. nr 2 parter i I piętro)



WIDOK MONTAŻOWY SZACHTU PIONOWEGO ZELP KL.3



WIDOK MONTAŻOWY ZESTAWU TABLIC POMIAROWYCH ZELP DLA PIĘTRA II KLATKI NR 2 ( DODATKOWY POMIAR )

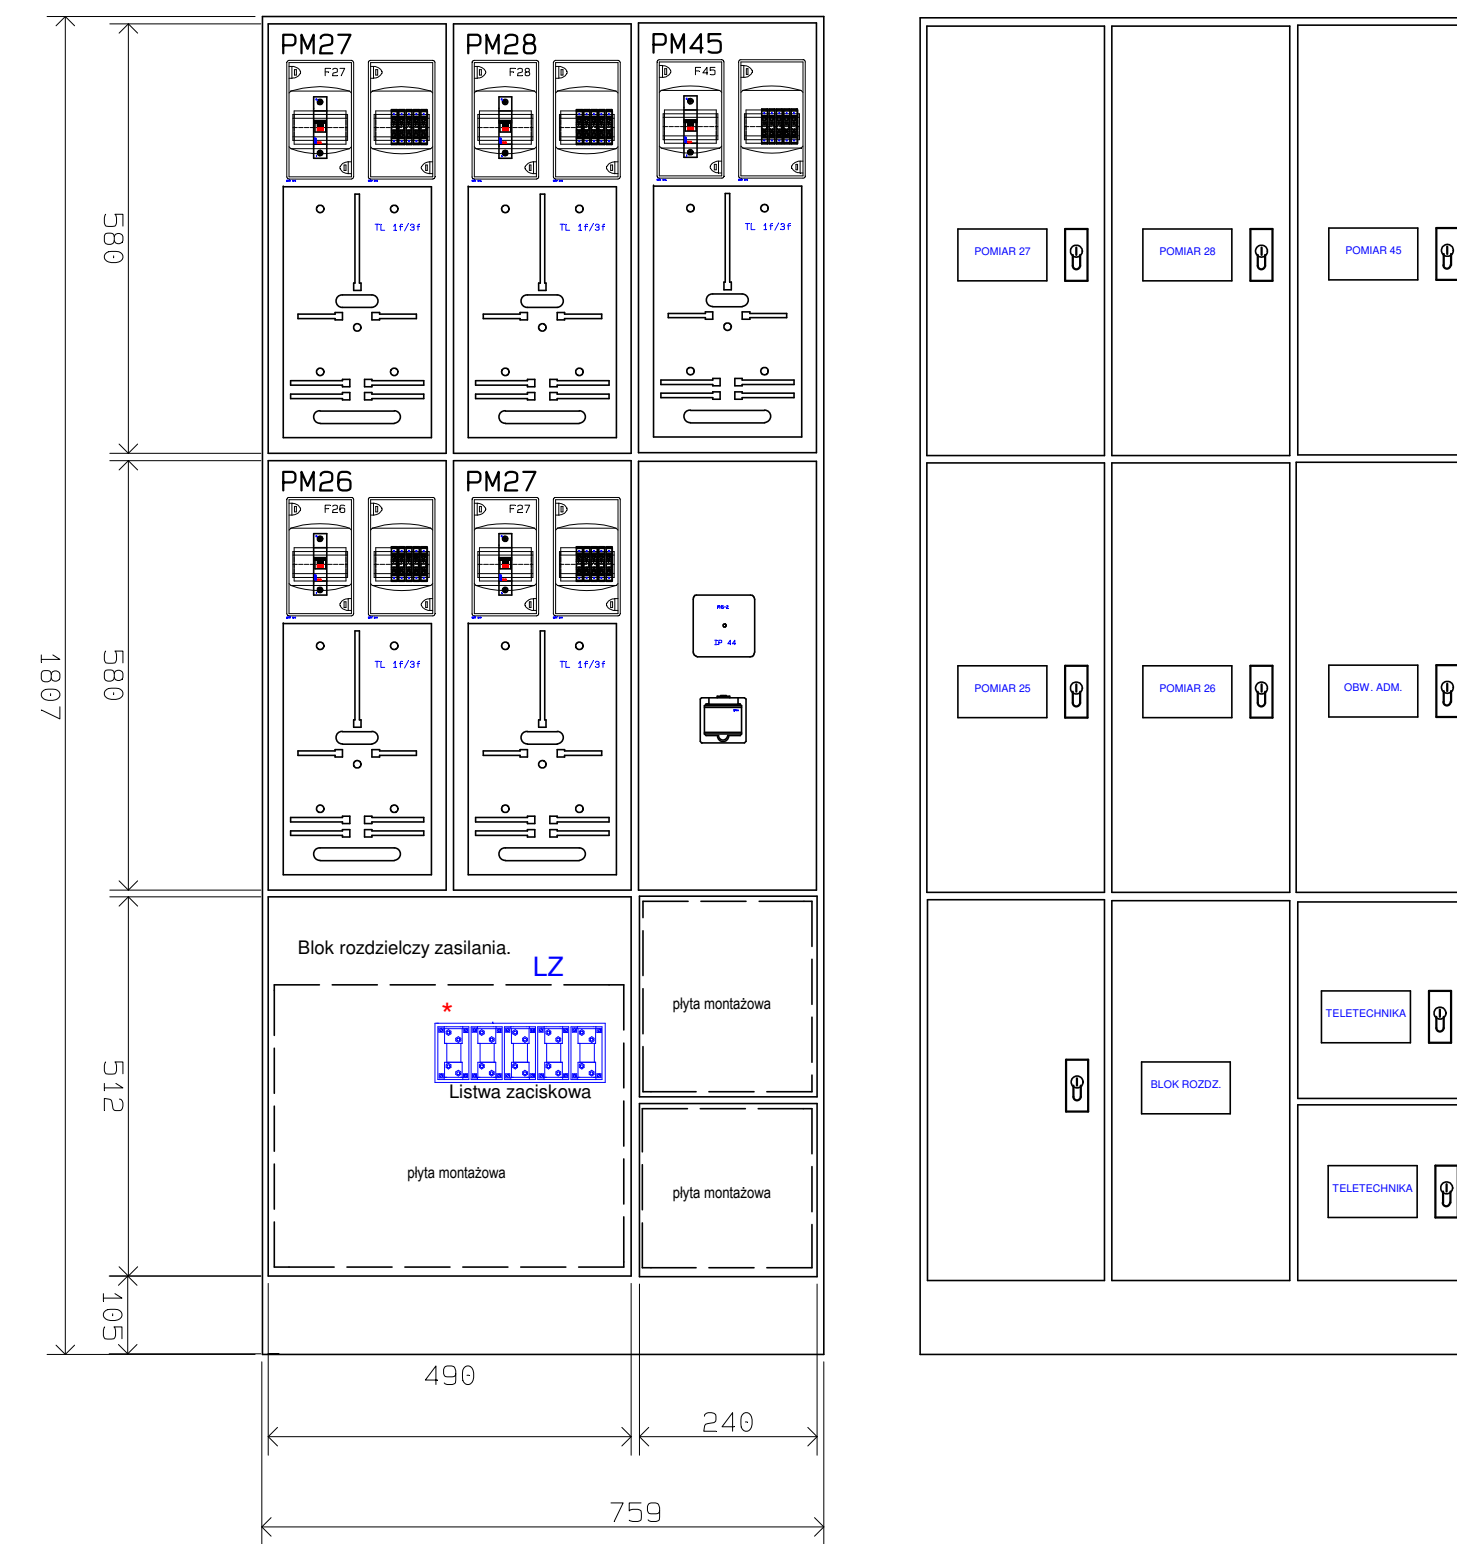

- UWAGI:
- OBUDOWY WYKONAĆ W I KLASIE OCHRONNOŚCI
  - STOPNIE OCHRONY min. IP 33 , ODPORNOŚĆ NA UDERZENIA IK 10
  - DLA PIĘTRA III OBUDOWY WYKONAĆ BEZ NADBUDOWY DO UKŁADANIA PRZEWODÓW
  - Szyna montażowa , aparaty zabezpieczające i 3 listwy rozdzielcze to przyłączenia przewodów transmisji danych montować tylko na poziomie parteru.
  - Tablice pomiarowe i bloki rozdzielcze wyposaży w zamek MASTER KEY. Pozostałe zamki zwykłe.

SYSTEM SIECIOWY TN-C-S

Tytuł rysunku : Rysunki montażowe tablic ZELP  
 Temat : Wymiana instalacji elektrycznej w budynku mieszkalnym wielorodzinnym  
 Inwestor : Wspólnota Mieszkaniowa, ul.Godowskiego 3, 07-410 Ostrołęka  
 Adres obiektu : ul. Godowskiego 3, 07-410 Ostrołęka  
 Data: luty 2022 r.

ZAKŁAD USŁUG PROJEKTOWYCH <b>ELSYSTEM</b> Krzysztof Patyra 07-410 Ostrołęka ul. Kilińskiego 39 tel. (0-29) 764 40 22	Proj.: mgr inż. Krzysztof Patyra Spr.: mgr inż. Krzysztof Patyra Asystent:	podpis	Spr.: Uprawnienia nr	podpis	Rys. nr 5
		podpis	Ozn. strony:		Skala: 1:10