


RZUT PIWNIC

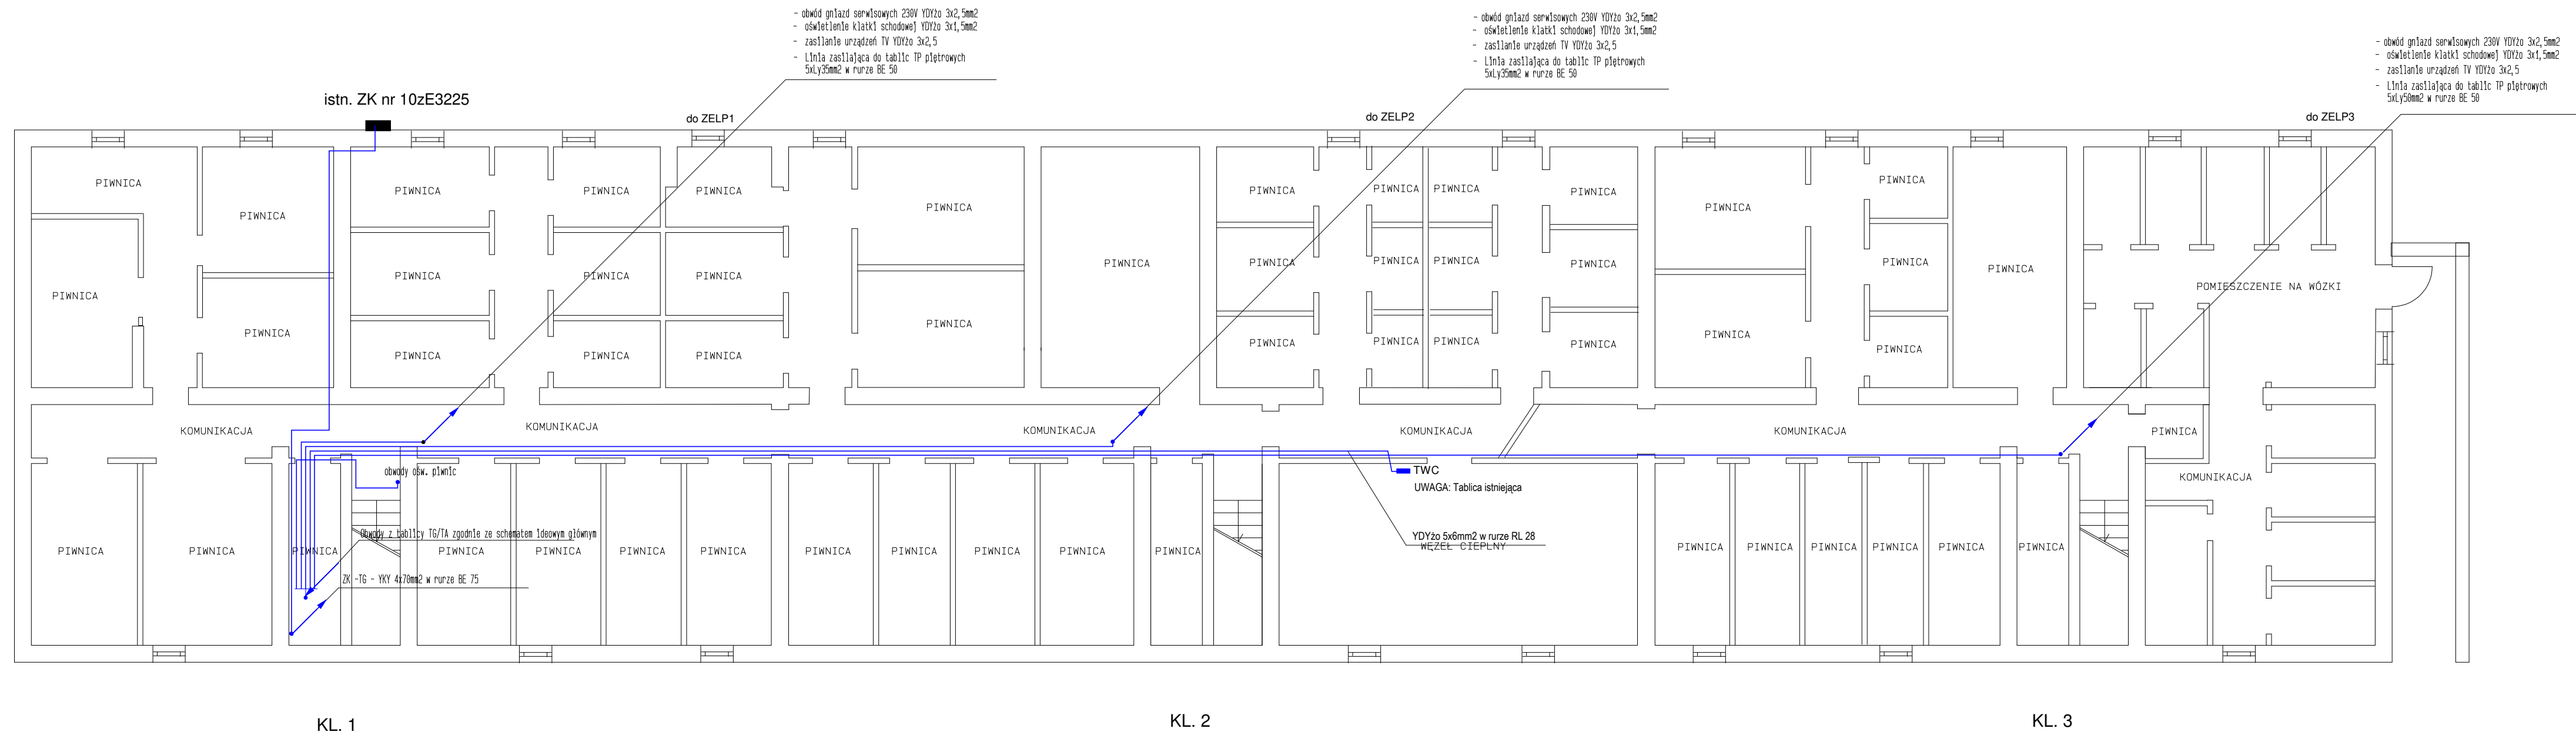

SYSTEM SIECIOWY TN-C-S

Tytuł rysunku: Piwnice - trasy wewnętrznych linii zasilających i obwodów administracyjnych			
Temat: Wymiana instalacji elektrycznej w budynku mieszkalnym wielorodzinnym			
Inwestor: Wspólnota Mieszkaniowa, ul. Gocłowskiego 3, 07-410 Ostrołęka			
Adres obiektu: ul. Gocłowskiego 3, 07-410 Ostrołęka			
Data: luty 2022 r.			podpis
<p>ZAKŁAD USŁUG PROJEKTOWYCH</p> <p><b>ELSYSTEM</b></p> <p>Krzysztof Patyra</p> <p>07-410 Ostrołęka ul. Kilińskiego 39 tel. (0-29) 764 40 22</p>	Proj.: mgr inż. Krzysztof Patyra Uprawnienia nr 6290/Os do pełnienia samodzielnej funkcji projektanta oraz kierownika budowy i robót w specjalności instalacyjno inżynierskiej w zakresie sieci i instalacje elektryczne Asystent:	podpis Ozn. strony:	podpis Rys. nr 6 Skala: 1:100