


RZUT PARTERU

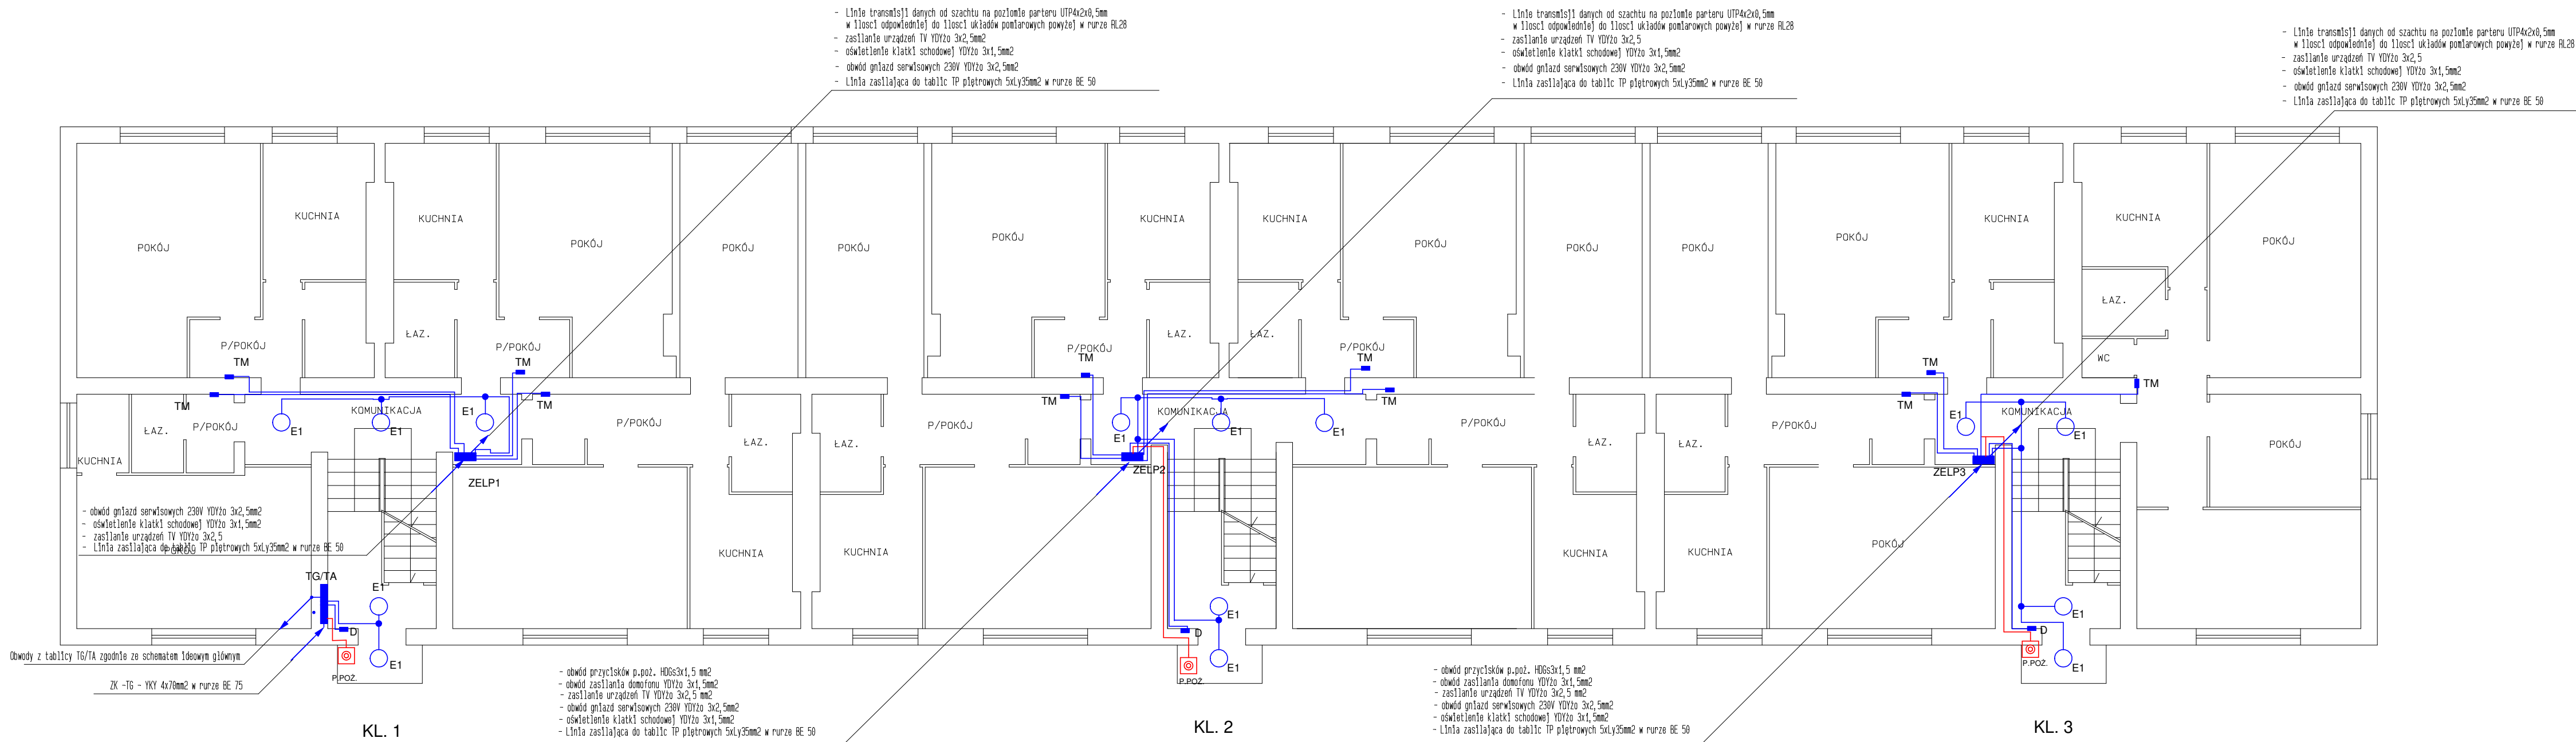

SYSTEM SIECIOWY TN-C-S

Tytuł rysunku: Parter - instalacje WLZ, oświetlenia klatek schodowych i administracyjne		Data: luty 2022 r.	
Temat: Wymiana instalacji elektrycznej w budynku mieszkalnym wielorodzinnym		Rys. nr 7	
Inwestor: Wspólnota Mieszkaniowa, ul. Gocłowskiego 3, 07-410 Ostrołęka		Skala: 1:100	
Adres obiektu: ul. Gocłowskiego 3, 07-410 Ostrołęka		Proj.: mgr inż. Krzysztof Patyra Uprawnienia nr 6290/Cs do pełnienia samodzielnej funkcji projektanta oraz kierownika budowy i robót w specjalności instalacyjno-energetycznej w zakresie sieci i instalacji elektrycznych	
ZAKŁAD USŁUG PROJEKTOWYCH ELSYSTEM Krzysztof Patyra 07-410 Ostrołęka ul. Kilińskiego 93 tel.:(0-29) 764 40 22		Asystent:	
podpis	Spr.: Uprawnienia nr	podpis	Ozn. strony: